




### Генеральный план участка (М 1:500)

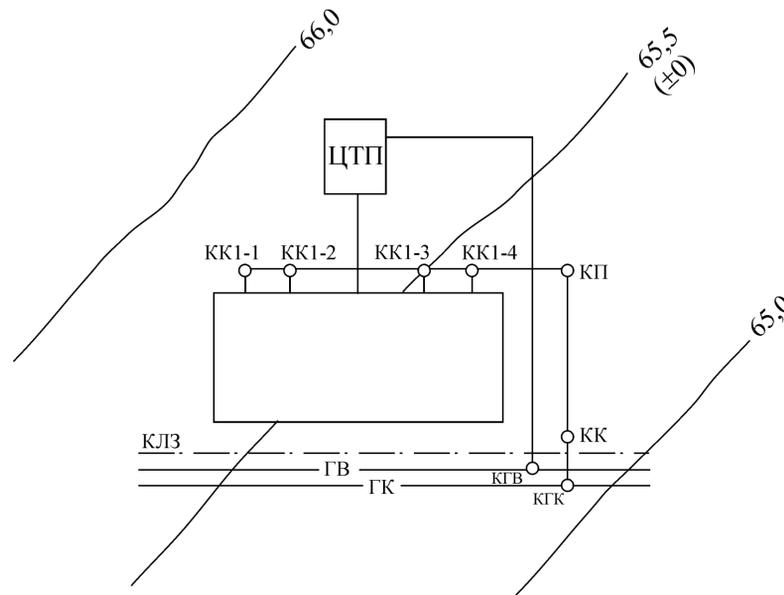


### Аксонометрия внутреннего водопровода (М 1:200)

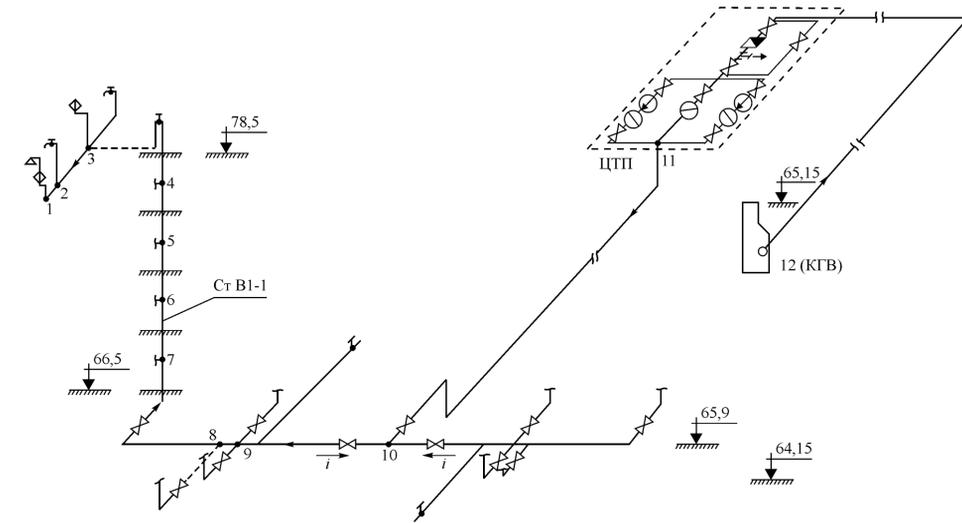


### План первого (типового) этажа (М 1:100)

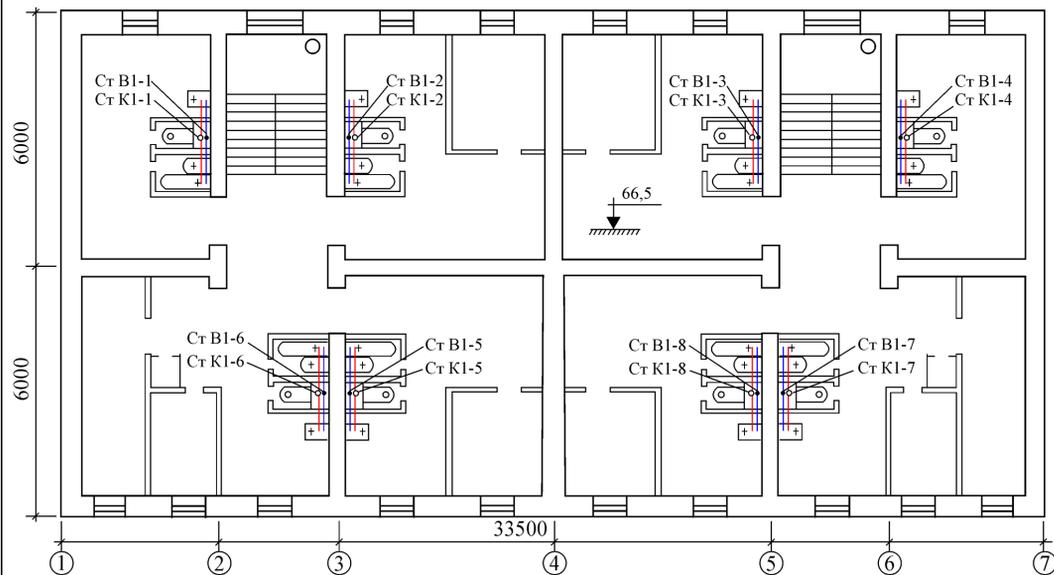


### Продольный профиль дворовой водоотводящей сети (Мверт 1:200, Мгор 1:500)

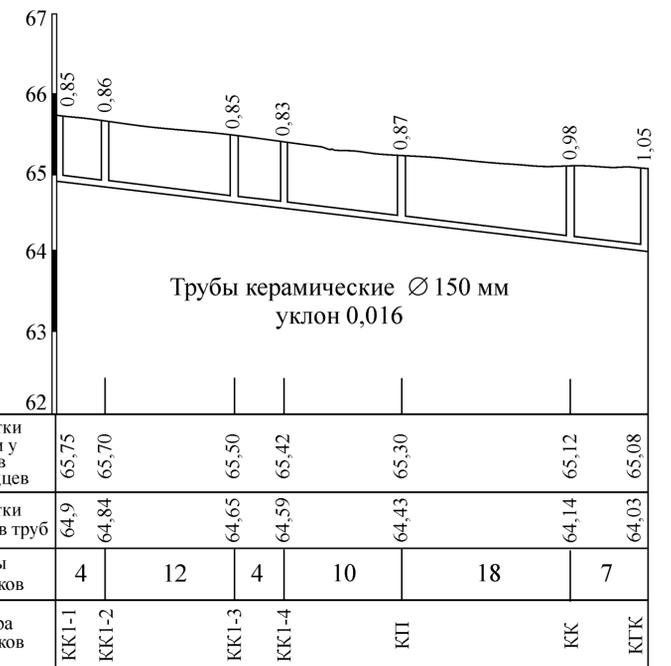

### Аксонометрия водоотводящего стояка (М 1:200)

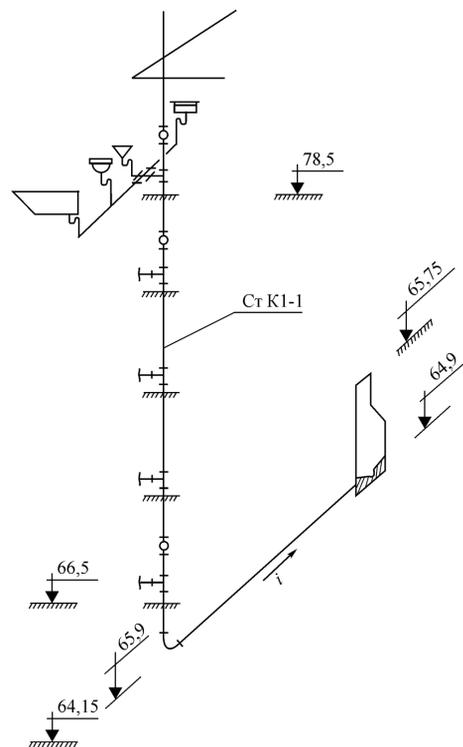

### План подвала (М 1:100)

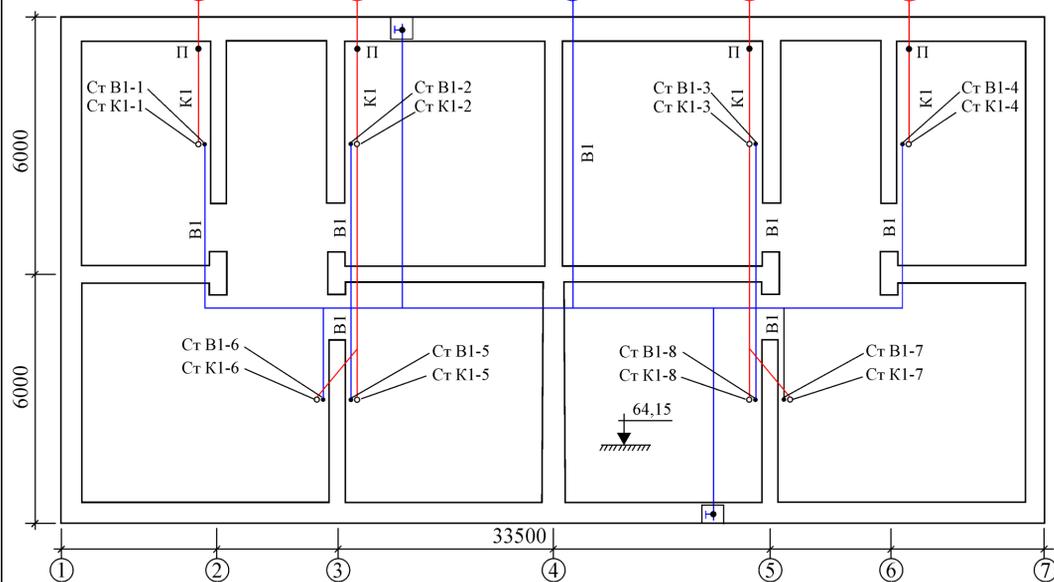

						Курсовой проект по дисциплине "Водоснабжение и водоотведение"		
Изм.	Кол.уч.	Лист	№ док.	Подпись	Дата	Кафедра "Водоснабжение"		
Выполнил	Логина М.А.					Стадия	Лист	Листов
Проверил	Орлов Е.В.					у	1	1
						МГСУ, ПГС, II курс, ИДО		
						2014 год		